


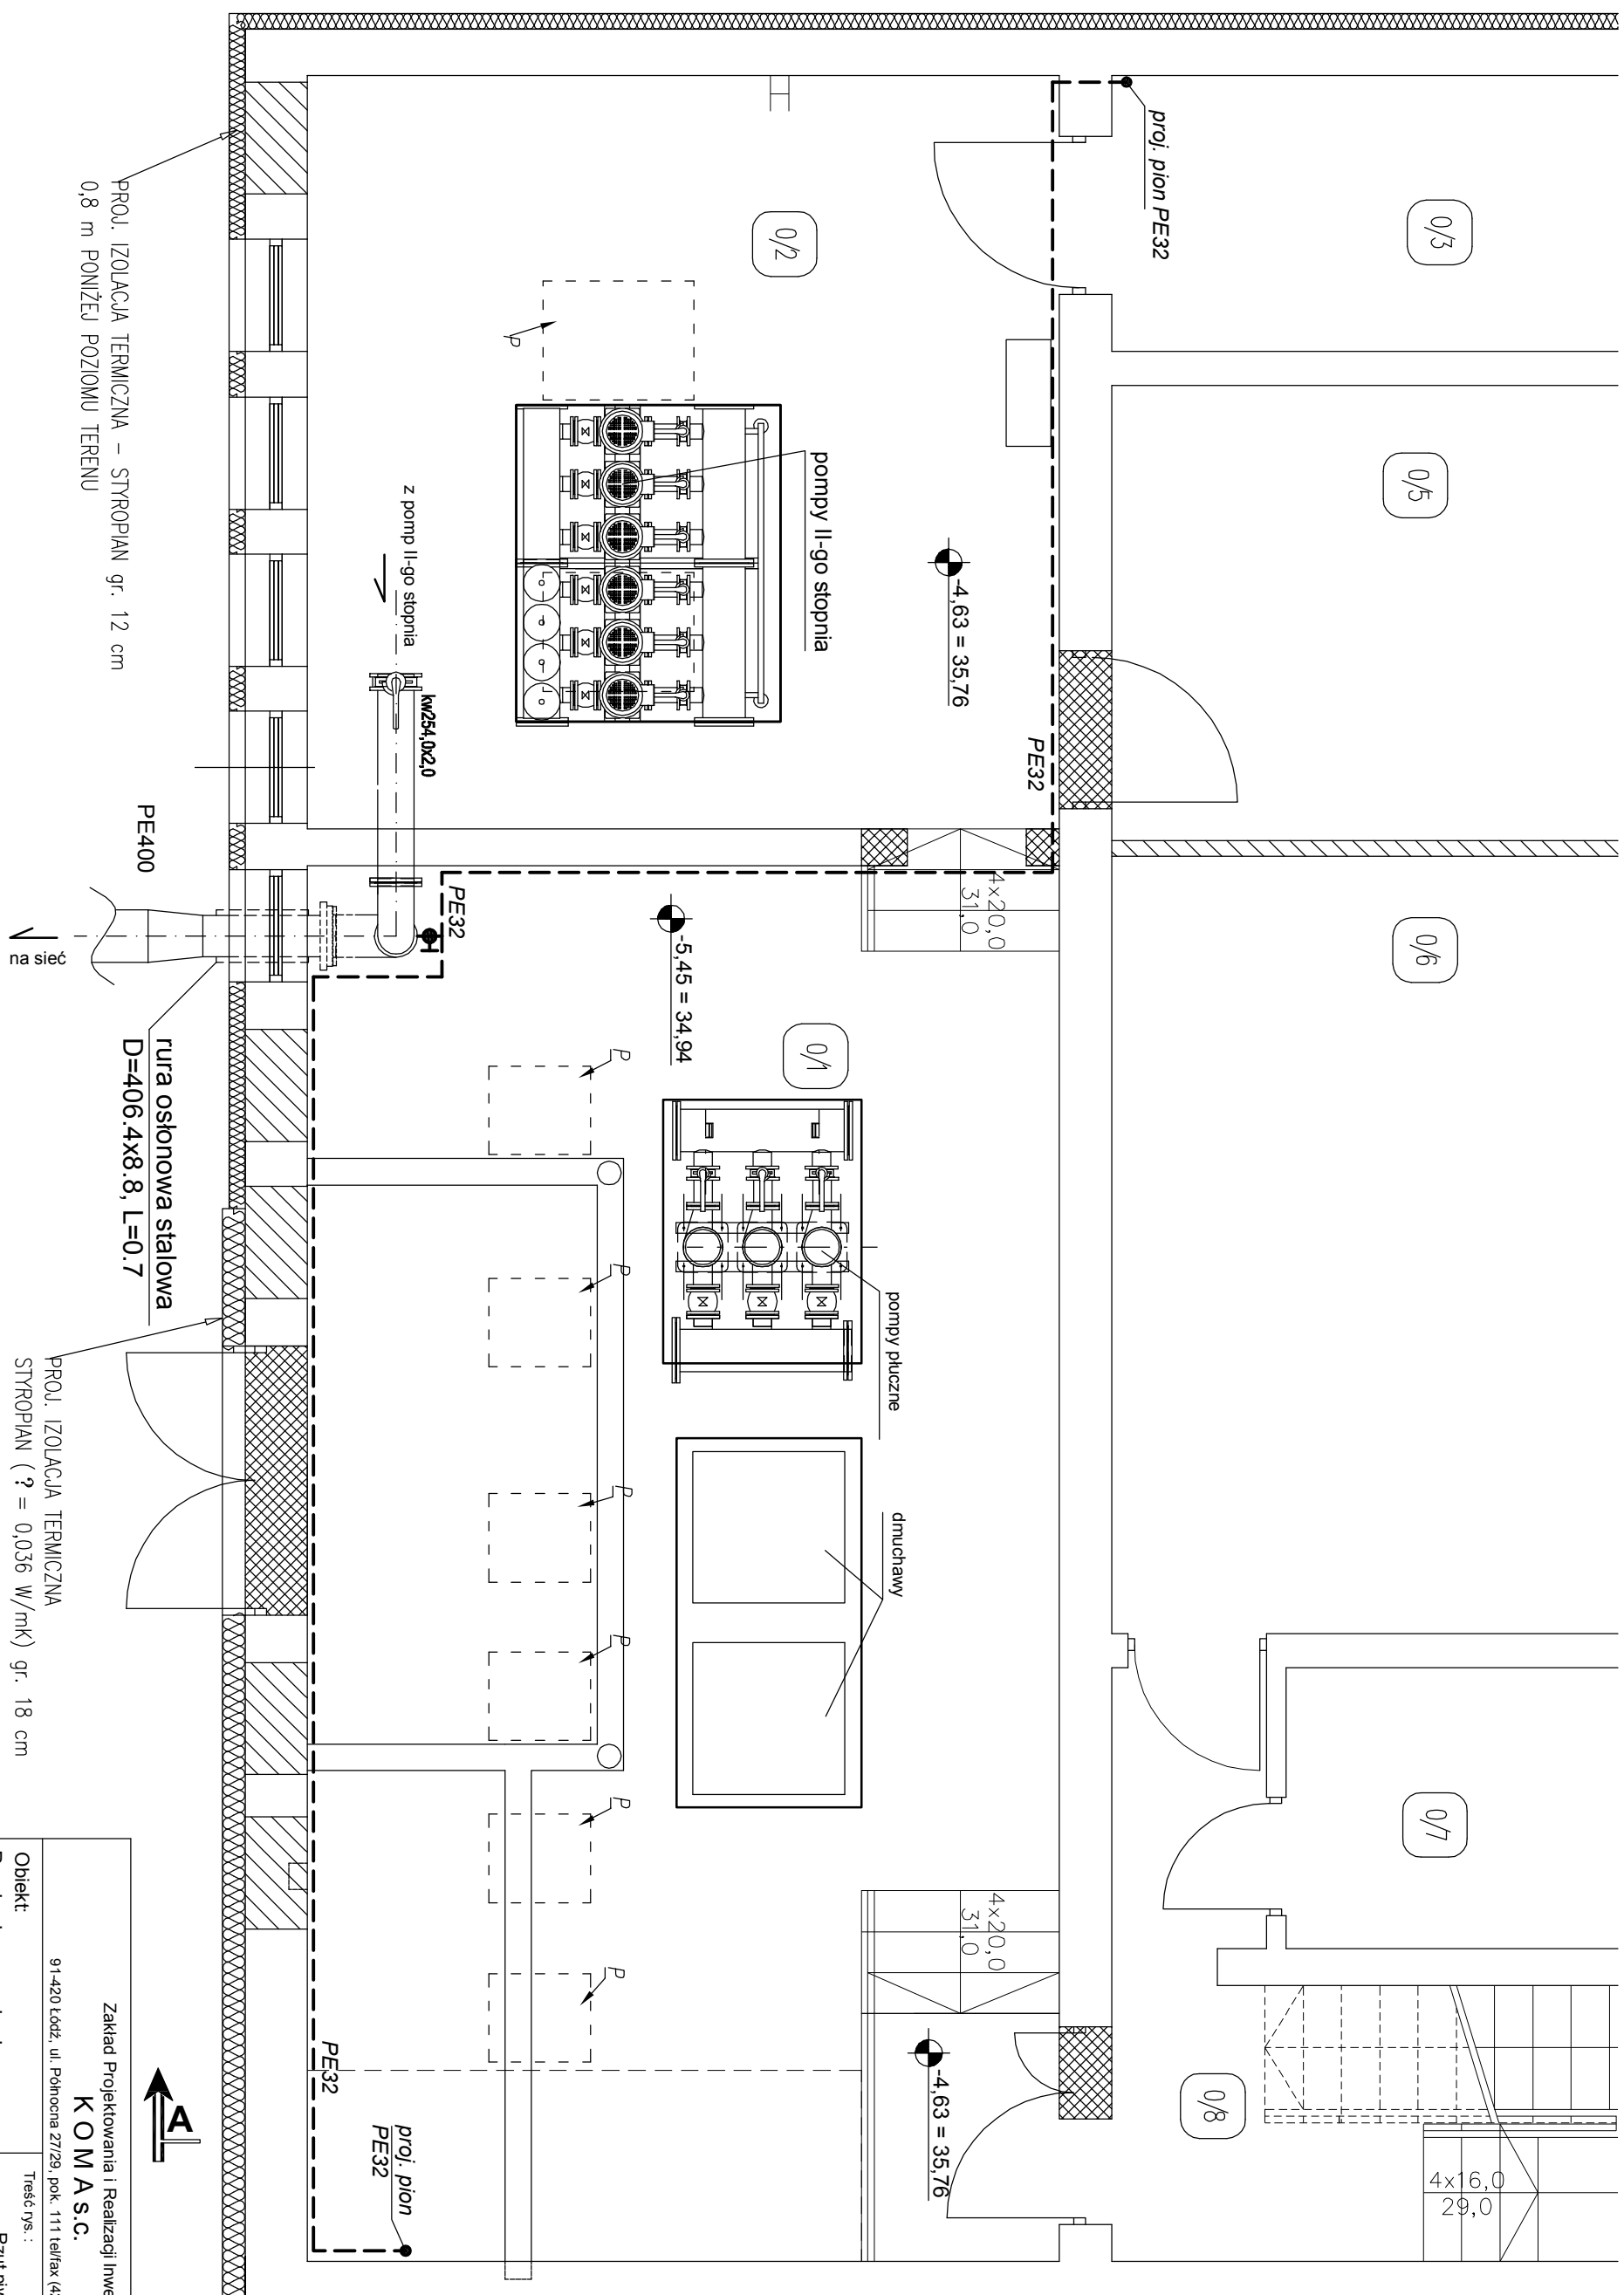

Zakład Projektowania i Realizacji Inwestycji K O M A S C. 91-420 Łódź, ul. Północna 27/29, pok. 111 tel/fax (42)630 04 84			
Obiekt: Przebudowa, rozbudowa i modernizacja suw w Międzychodzie	Treść rys. : Rzut piwnicy		Rodzaj proj. PBW
	Instalacja podchorynu sodu		
Projektował inż. J. Kozłowski	Upr. bud GP II 460 - 8/76	Podpis	Data: 04.2012
Projektował mgr inż. B. Kozłowski	L00/1541/PW05/10		Skala: 1:50
Sprawdził: inż. H. Majewska	137/98W/L		Nr rys. 1